


KLAD LISTŮ :

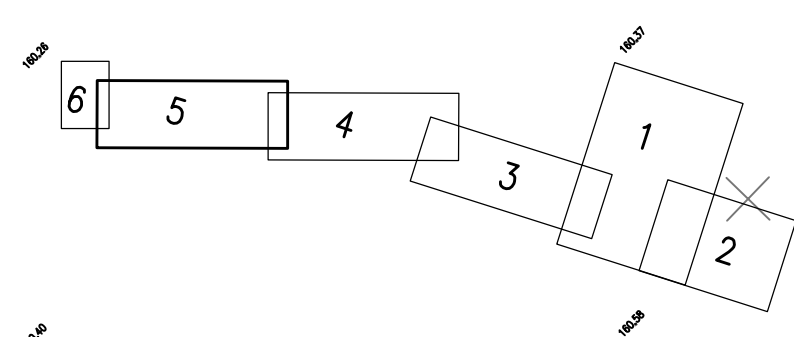

VÝTLAK V2 – od st. 0,000 po 1 102,5  
PE 100 – 110x6,6 – 1 102,5 m

VÝTLAK V2 od st. 0,000 po 1 102,5  
PE 100 – 110x6,6 – 1 102,5 m

- kanalizace gravitační nová
- - - - - kanalizace tlaková nová
- kanalizační přípojková
- - - - - stávající vodovod
- stávající deštná kanalizace
- - - - - sdělovací vedení podzemní
- NN podzemní
- - - - - STL plynovod

VYPRACOVAL P. GUERREROVÁ	KONTROLOVAL Ing. J.MALÁ	ZODP. PROJ. Ing. P. PLICHTA	HIP P. GUERREROVÁ	<b>PROVOD inž. spol. s r.o.</b> V Podhájí 226/28 400 01 Ústí n/L tel.: 475 201 580 provod@provod.cz http://www.provod.cz	
Městský úřad Roudnice nad Labem					
INVESTOR: OBEC NOVÉ DVORY				FORMÁT 4x4	ČÍSLO PARÉ
STAVBA: Nové Dvory, Chvalín splašková kanalizace, II.etapa				STUPEŇ DPS	
OBSAH: DOKUMENTACE K PROVÁDĚNÍ STAVBY dle ZVZ §44 odst.4 PODROBNÉ SITUACE díl 5				DATUM 4/2015	
				MĚŘÍTKO 1:500	
				kótováno v	
				Č. ZAKÁZKY 09/095	D1_02-5
				Č. VÝKRESU	